



EPS

Escola Politècnica
Superior

Projecte/Treball Fi de Carrera

Estudi: Enginyeria Industrial. Pla 2002

Títol: CARACTERITZACIÓ ENERGÈTICA DEL PARC
EDIFICATORI ANTERIOR AL CODI TÈCNIC DE L'EDIFICACIÓ
CTE

Document: 2 de 2 - Plànols

Alumne: Marc Serra Barchín

Director/Tutor: Alexandre Deltell Carbonell i Eduard Massaguer
Colomer

Departament: Eng. Mecànica i de la Construcció Industrial

Àrea: Màquines i Motors Tèrmics




Convocatòria (mes/any): Juny/2013

ÍNDEX



PLÀNOL 1: **VISTES**

PLÀNOL 2: **SECCIONS**


PLÀNOL 3: **DISTRIBUCIÓ**

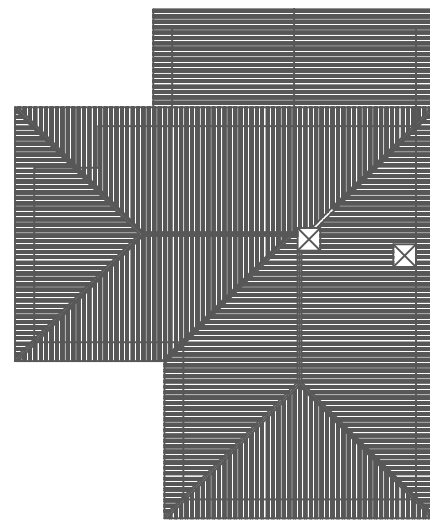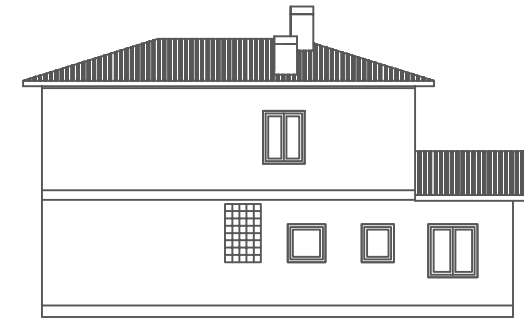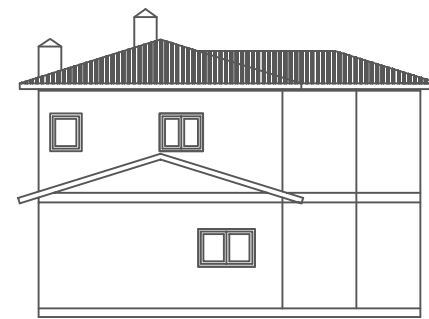


	Data	Nom	Cognoms	Escola Politècnica Superior UdG
Dibuixat	08/03/2013	Marc	Serra Barchín	
Compro.	16/05/2013	Marc	Serra Barchín	
Escala 1:200	Vistes			Nº plànol 01
				Substitueix a:
				Especialitat EI

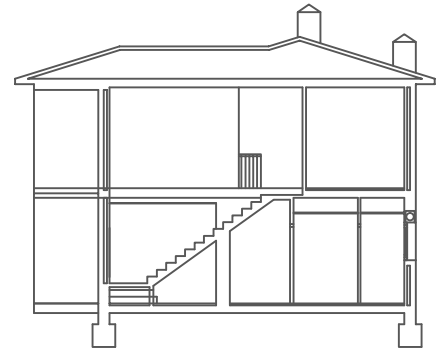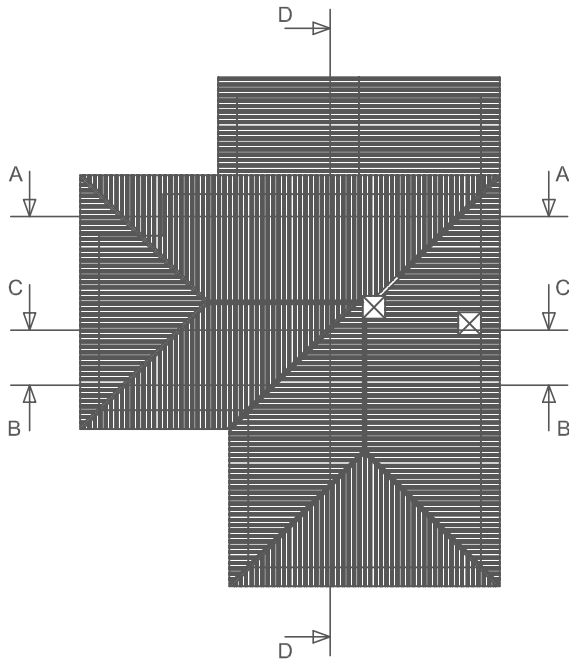


Secció A-A

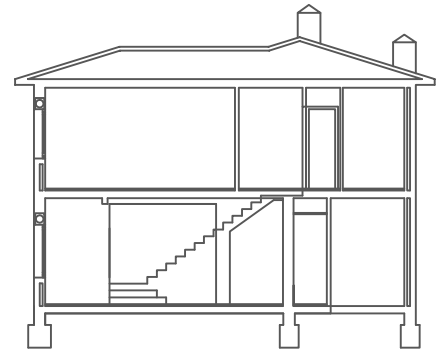

Secció B-B


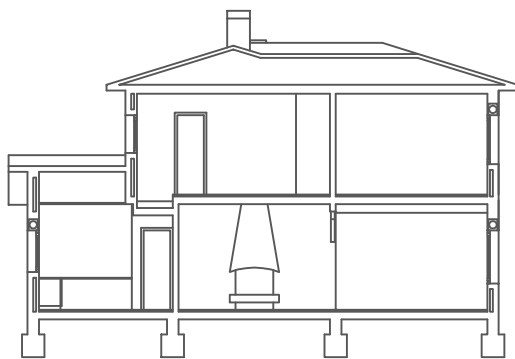


Secció D-D

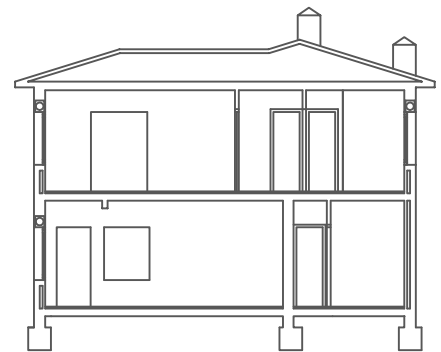


Secció C-C


	Data	Nom	Cognoms	Escola Politècnica Superior UdG
Dibuixat	08/03/2013	Marc	Serra Barchín	
Compro.	16/05/2013	Marc	Serra Barchín	
Escala 1:200	Seccions			Nº plànol 02
				Substitueix a:
				Especialitat EI

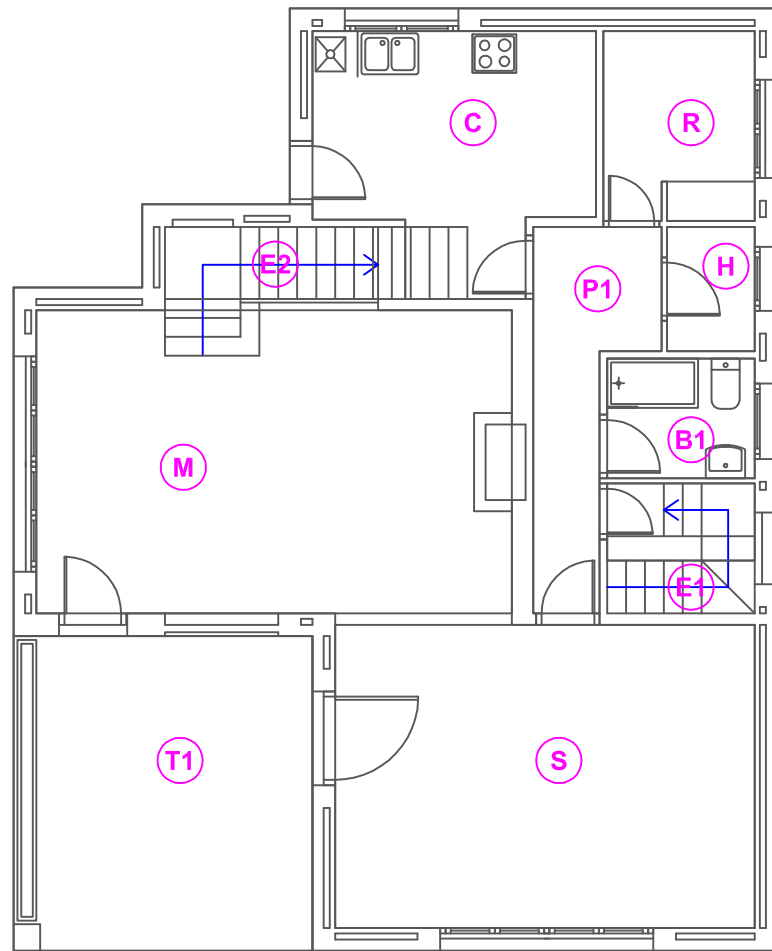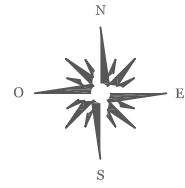

Planta Baixa
H=2.80 m

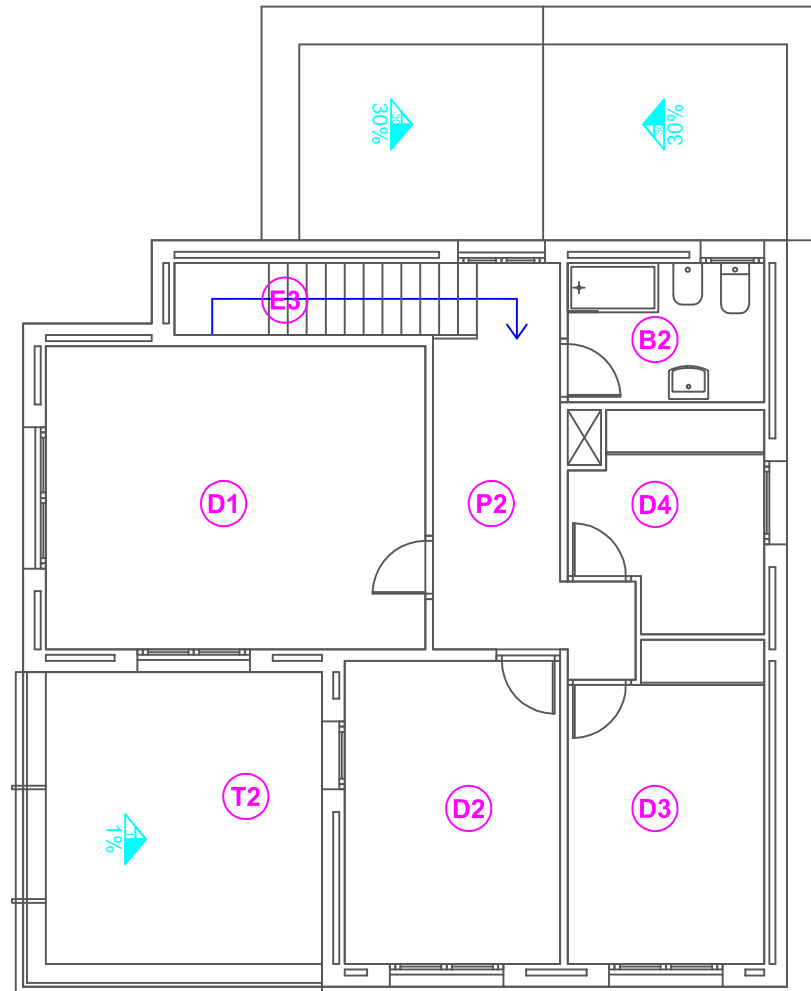

Planta Primera
H=2.70 m

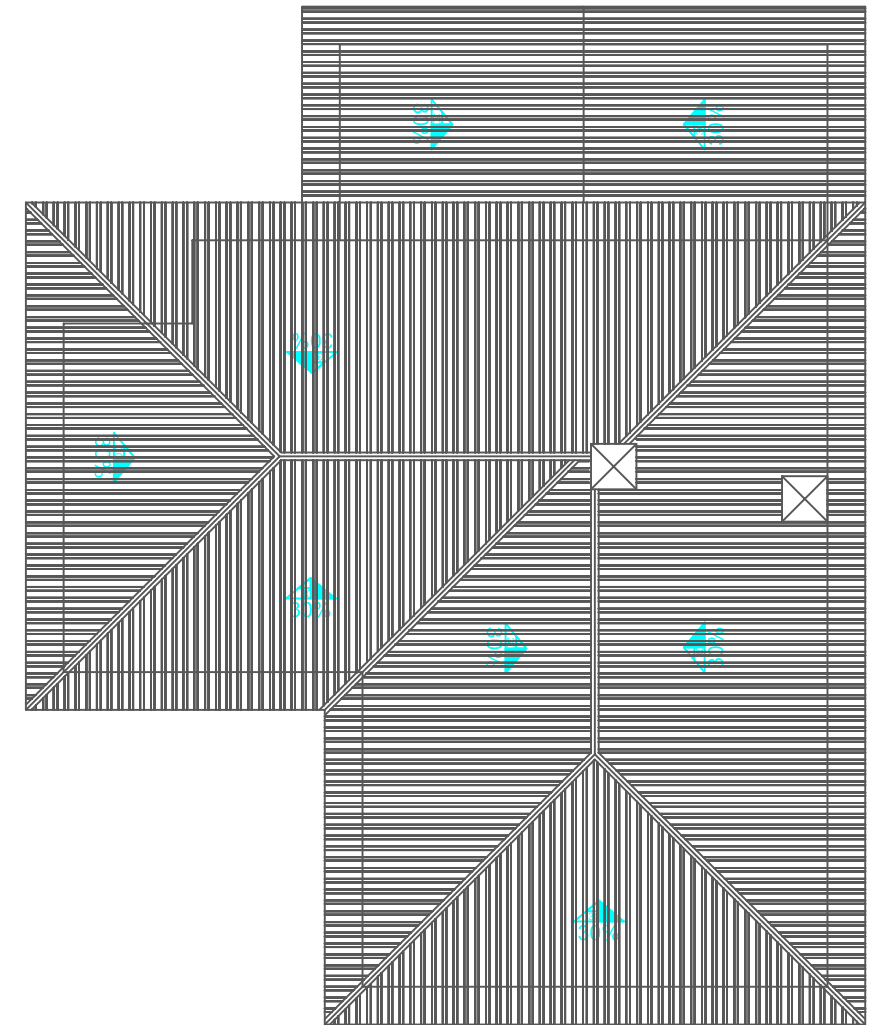

Coberta

- E : Escaleres
- C : Cuina
- S : Sala d'estar
- T : Terrassa
- B : Bany
- P : Passadís
- M : Menjador
- R : Rentador
- H : Rebost
- D : Dormitori

	Data	Nom	Cognoms	Escola Politècnica Superior
Dibuixat	08/03/2013	Marc	Serra Barchín	
Compro.	16/05/2013	Marc	Serra Barchín	Nº plànol 03
Escala 1:100	<h2>Distribució</h2>			Substitueix a:
				Especialitat EI