



EPS

Escola Politècnica
Superior

Treball final de grau

Estudi: Gr. Enginyeria Electrònica Industrial i Automàtica

Títol: Control domòtic d'una casa mitjançant dispositius mòbils.

Document: 2. Plànols

Alumne: Sergio Guzmán Corro


Director/Tutor: Miquel Rustullet

Departament: Enginyeria Elèctrica, Electrònica i Automàtica


Àrea: Enginyeria de sistemes i automàtica

Convocatòria (mes/any): setembre/2014


1. ESQUEMA KNX
2. CASA - ENLLUMENAT
3. CASA - PERSIANES
4. CASA – BUS KNX
5. GARATGE – ENLLUMENAT
6. GARATGE – PERSIANA
7. GARATGE – KNX
8. CONNEXIONAT D'ACTUADORS
9. ESQUEMA UNIFILAR
- A. CASA – CLIMATITZACIÓ

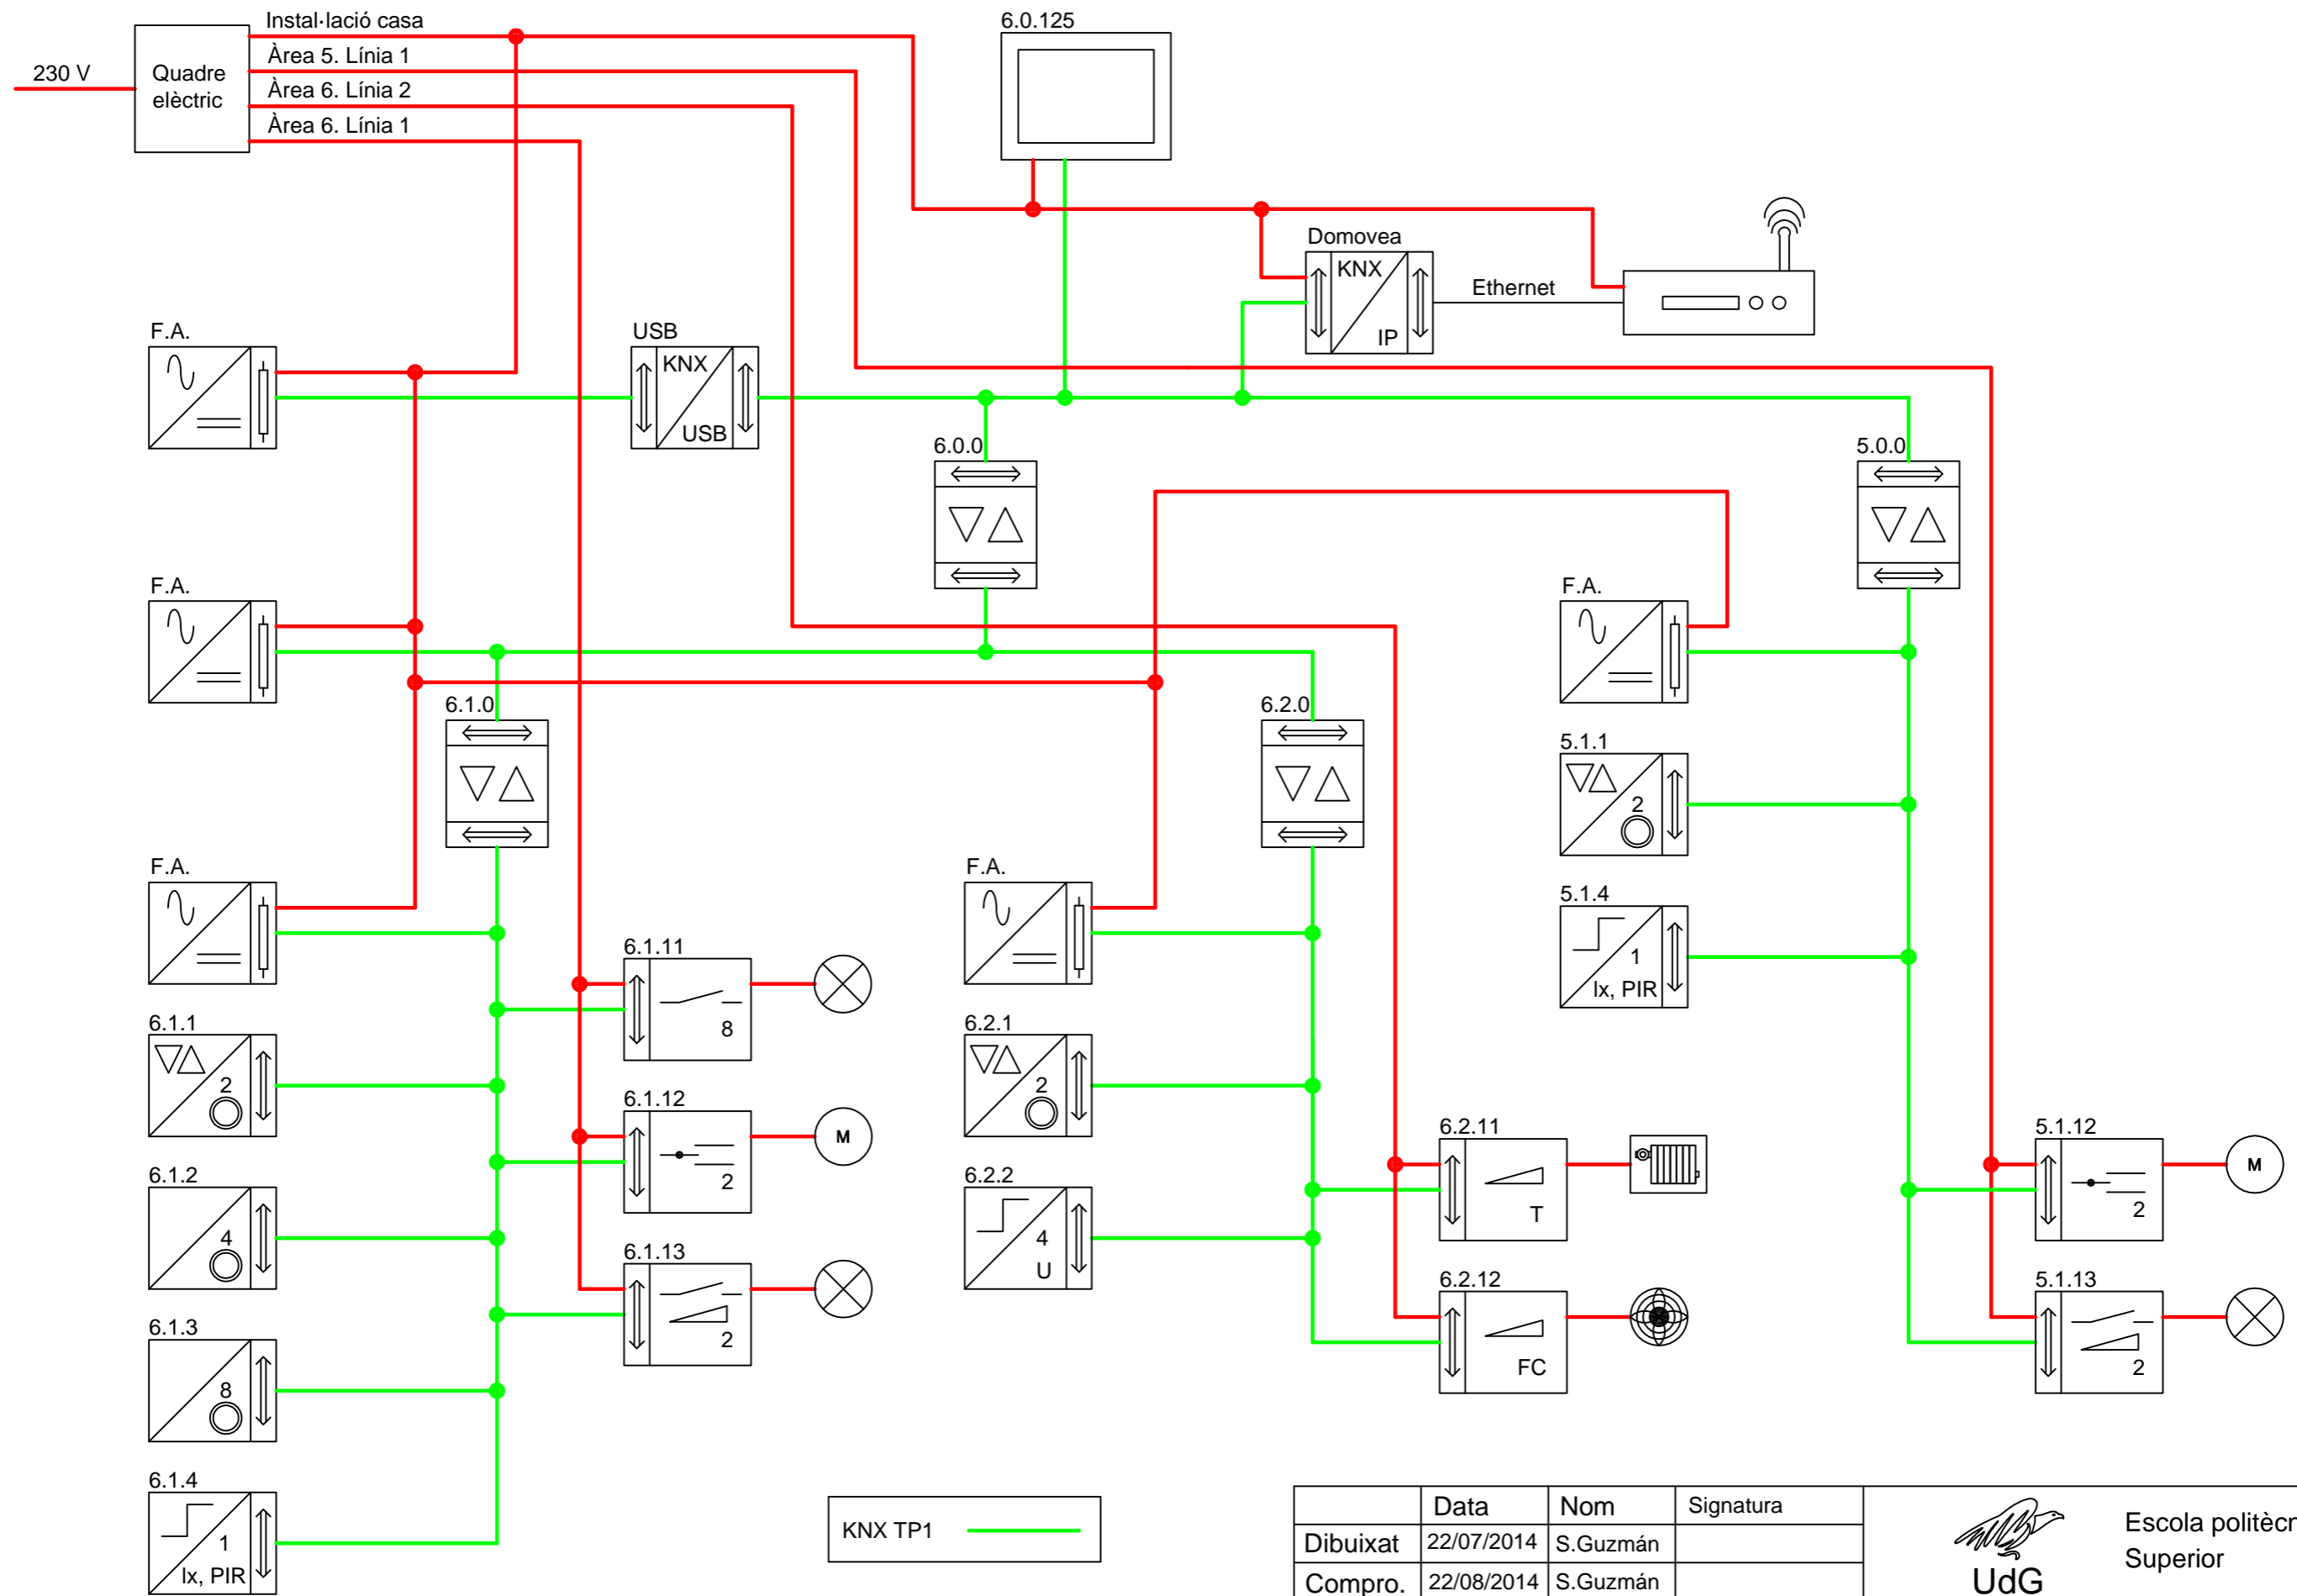


	Data	Nom	Signatura
Dibuixat	22/07/2014	S.Guzmán	
Compro.	22/08/2014	S.Guzmán	



 Escola politècnica Superior


Escala S/E	ESQUEMA KNX	Nº plànol	1
			Substitueix a:
			Especialitat

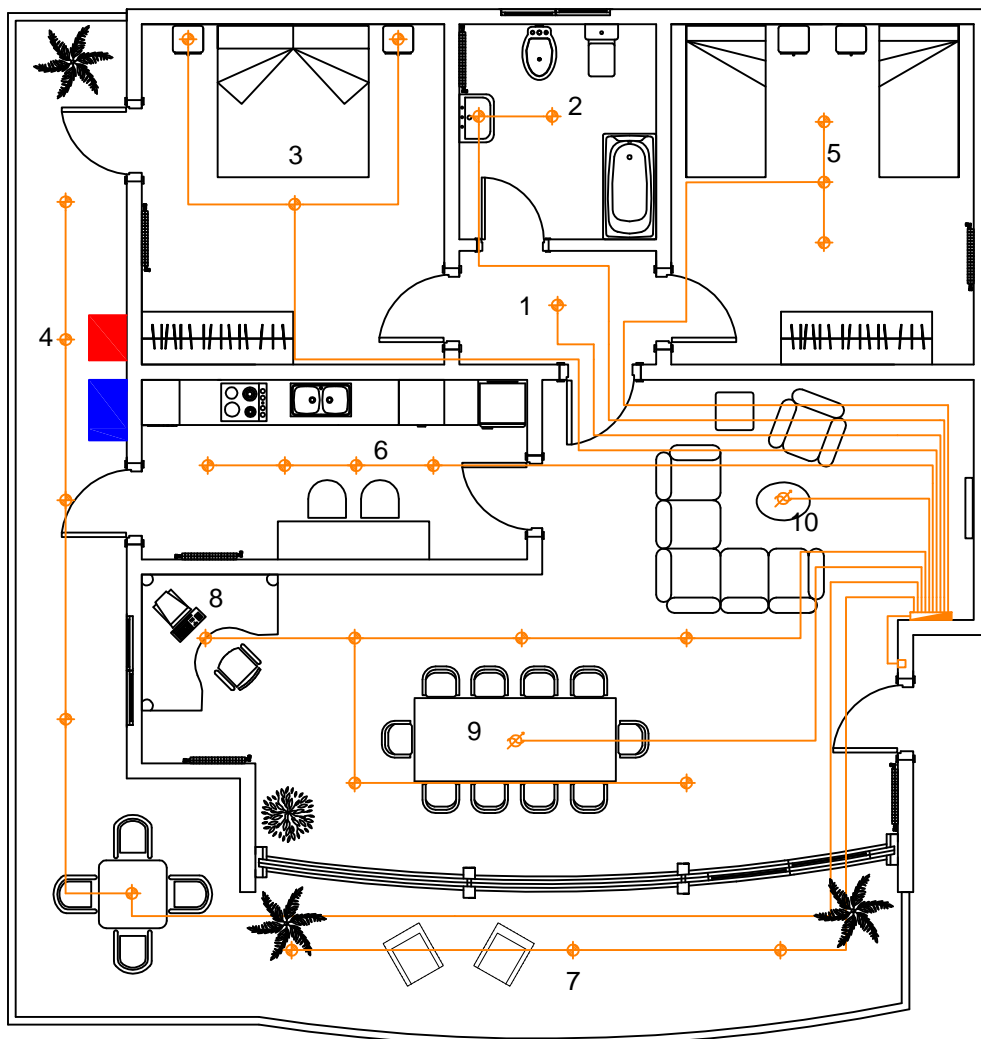


1	Passadís	6	Cuina
2	Lavabo	7	Terrassa 2
3	Habitació	8	Menjador
4	Terrassa 1	9	Menjador (Taula)
5	Habitació 2	10	Menjador (TV)

	Data	Nom	Signatura	 Escola politècnica Superior
Dibuixat	14/07/2014	S.Guzmán		
Compro.	14/08/2014	S.Guzmán		
Escala 1/100	CASA - ENLLUMENAT			N° plànol 2 Substitueix a: Especialitat GEEIA

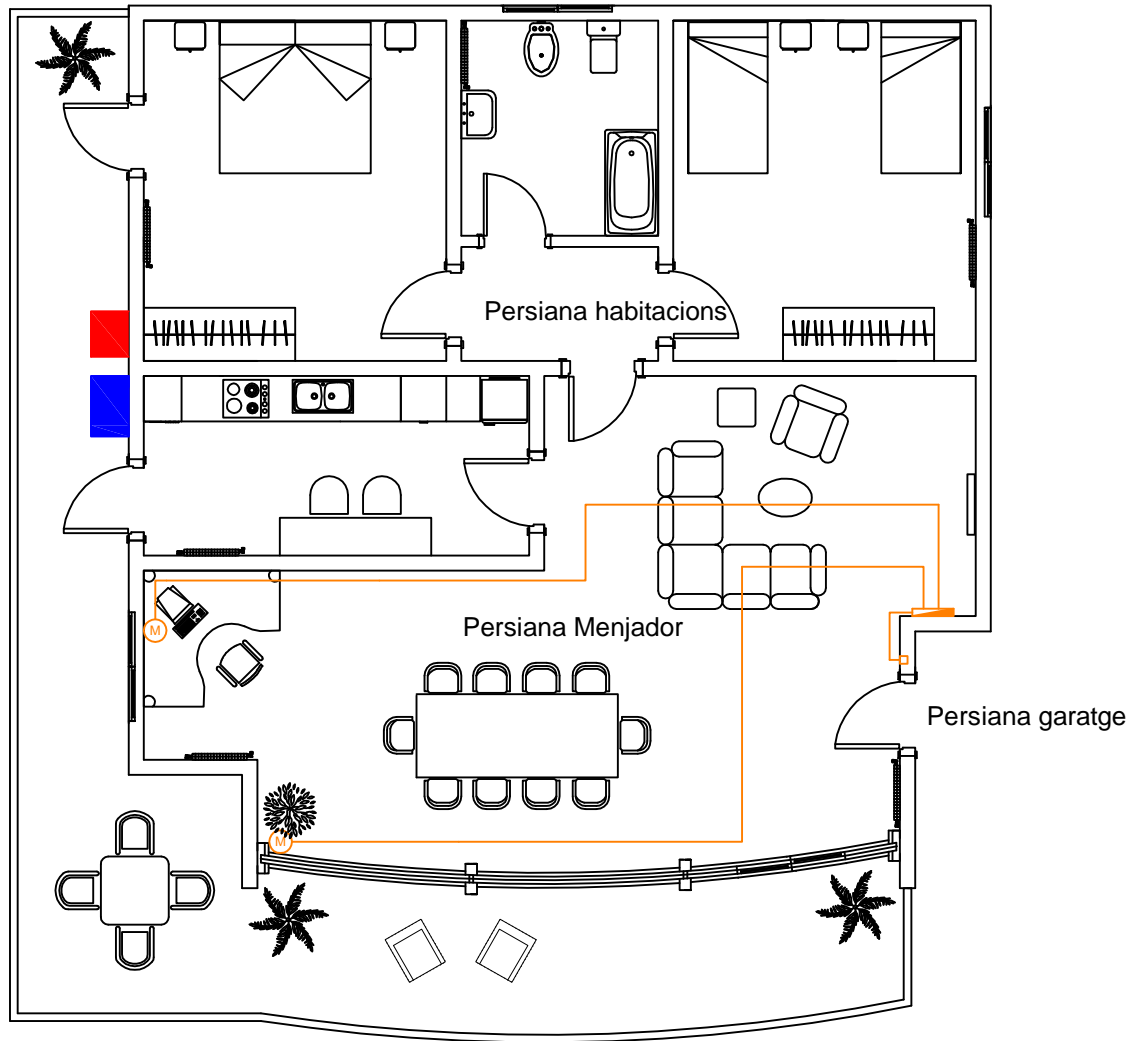



	Data	Nom	Signatura	 UdG	Escola politècnica Superior
Dibuixat	14/07/2014	S.Guzmán			
Compro.	14/08/2014	S.Guzmán			
Escala 1/100	CASA - PERSIANES			N° plànol 3	
				Substitueix a:	
				Especialitat	GEEIA

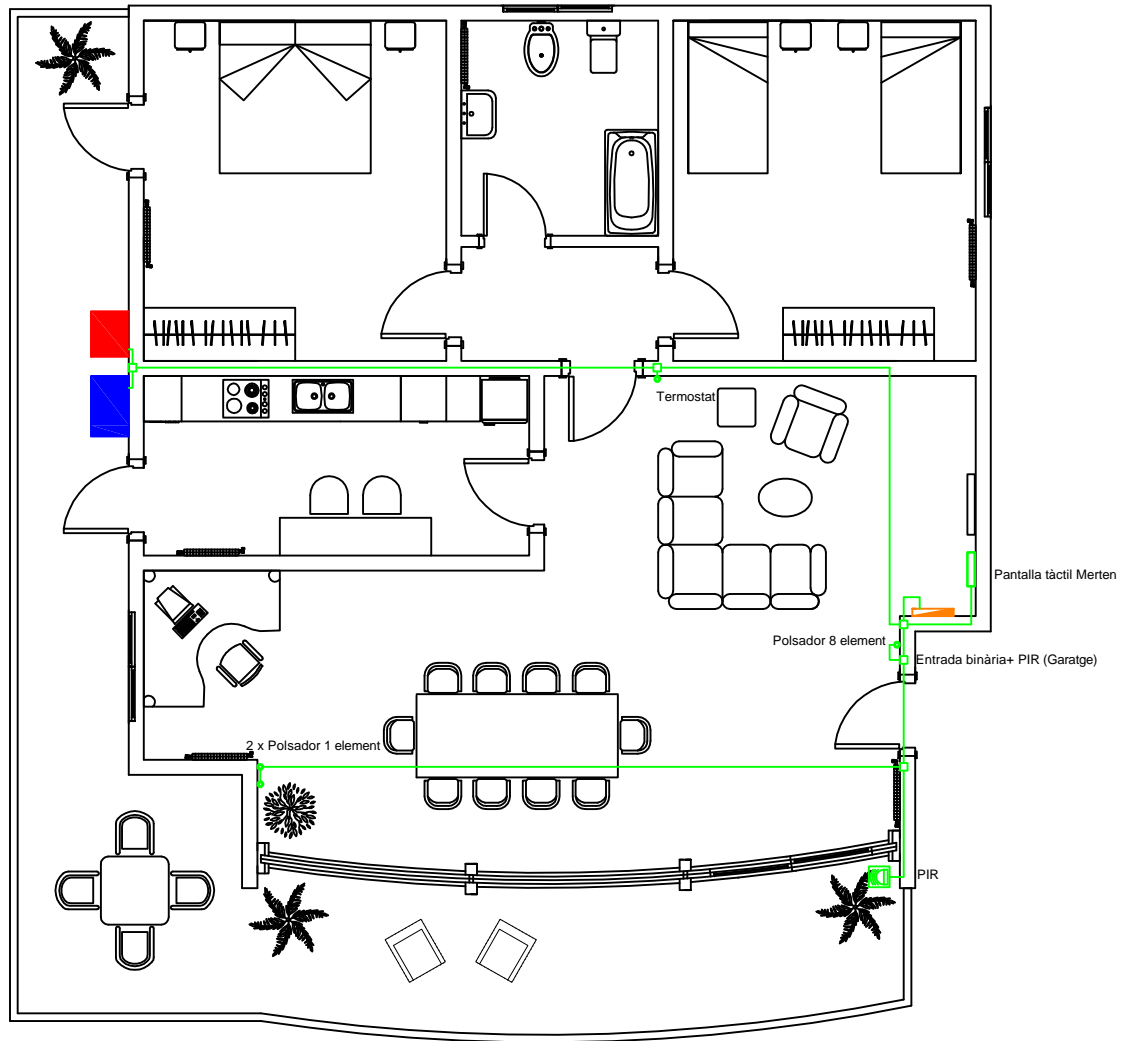


KNX TP1 —————


	Data	Nom	Signatura	 UdG	Escola politècnica Superior	
Dibuixat	14/07/2014	S.Guzmán				
Compro.	14/08/2014	S.Guzmán				
Escala	<h1>CASA - BUS KNX</h1>			Nº plànol	4	
1/100				Substitueix a:		
				Especialitat	GEEIA	

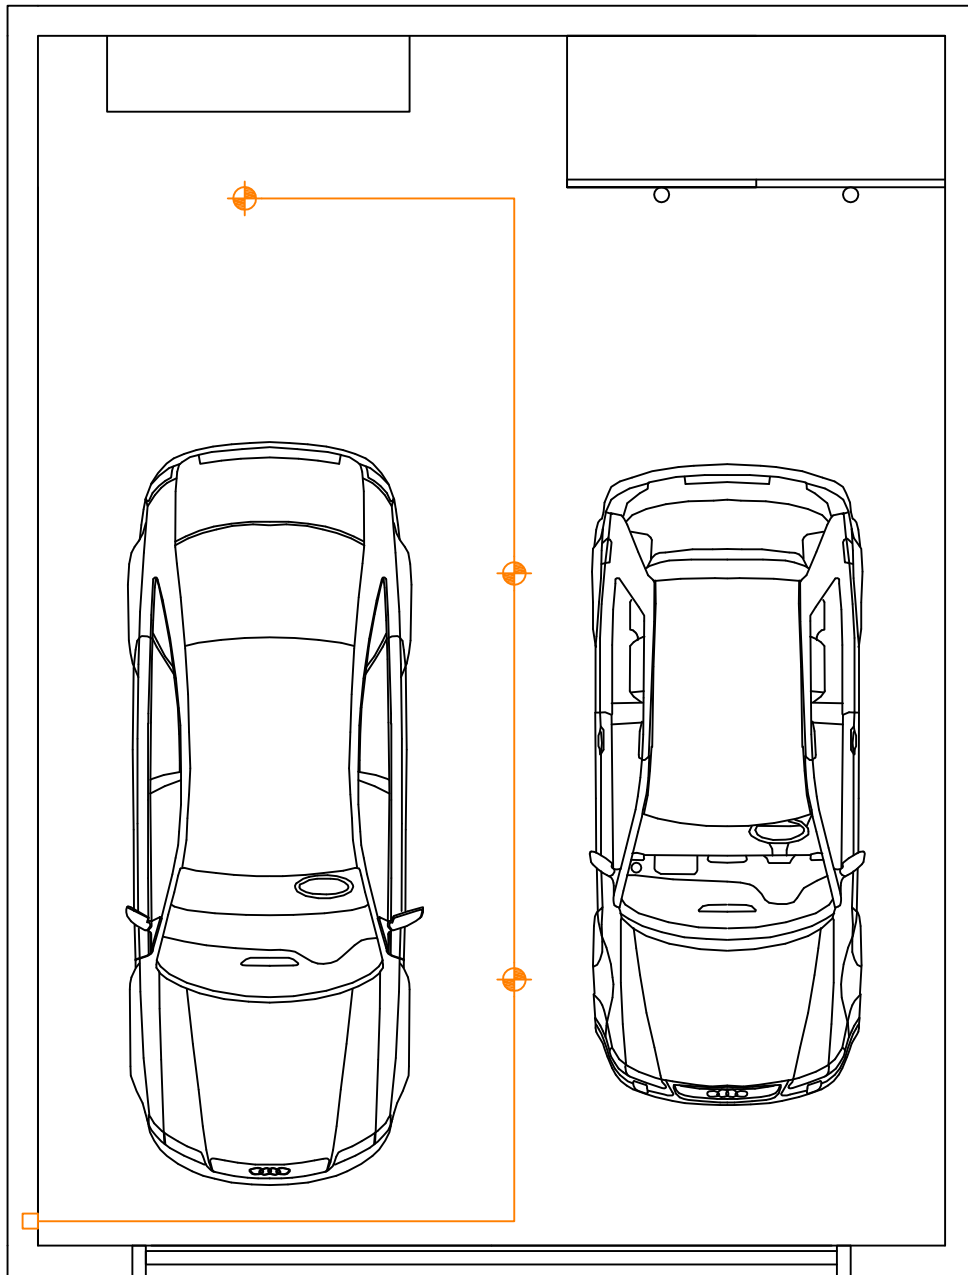


	Data	Nom	Signatura	 UdG	Escola politècnica Superior
Dibuixat	14/07/2014	S.Guzmán			
Compro.	14/08/2014	S.Guzmán			
Escala 1/50	GARATGE - ENLLUMENAT			N° plànol 5	
				Substitueix a:	
				Especialitat GEEIA	

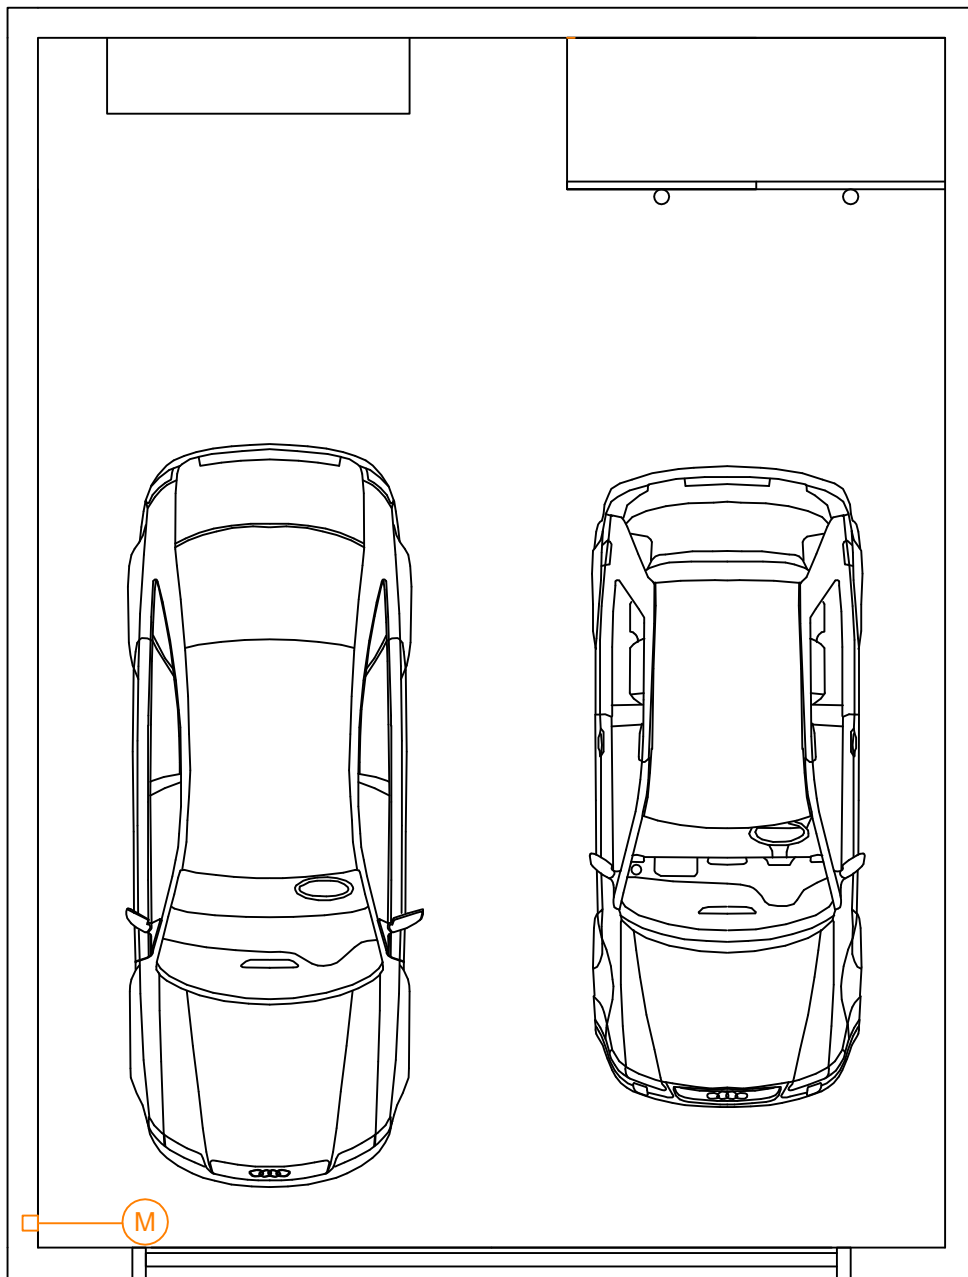


	Data	Nom	Signatura	 UdG	Escola politècnica Superior
Dibuixat	14/07/2014	S.Guzmán			
Compro.	14/08/2014	S.Guzmán			
Escala 1/50	GARATGE - PERSIANA			N° plànol 6	
				Substitueix a:	
				Especialitat GEEIA	

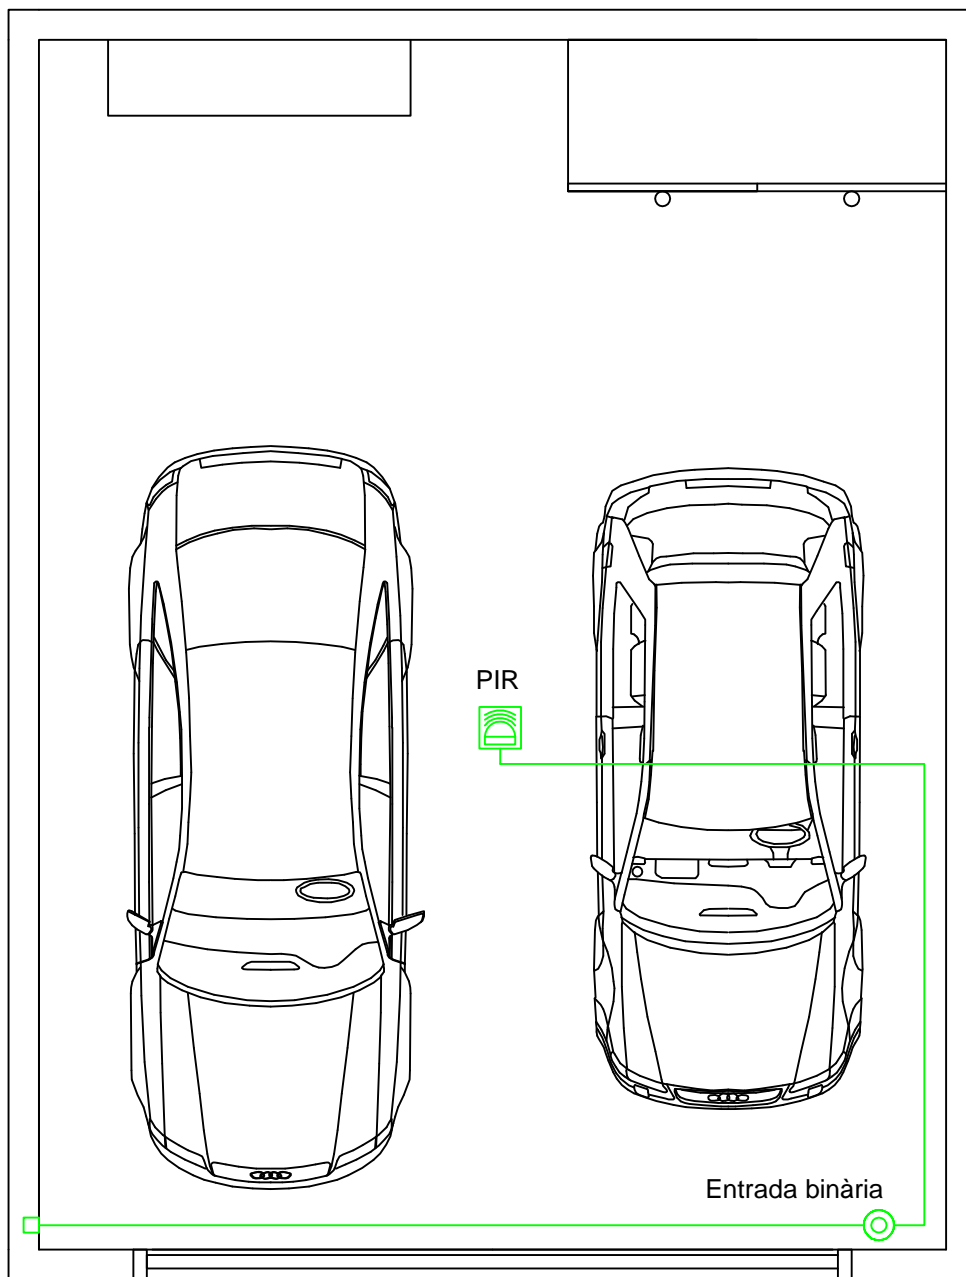

KNX TP1 ———

	Data	Nom	Signatura	 UdG	Escola politècnica Superior		
Dibuixat	14/07/2014	S.Guzmán				Nº plànol	7
Compro.	14/08/2014	S.Guzmán				Substitueix a:	
Escala 1/50	GARATGE - KNX				Especialitat	GEEIA	

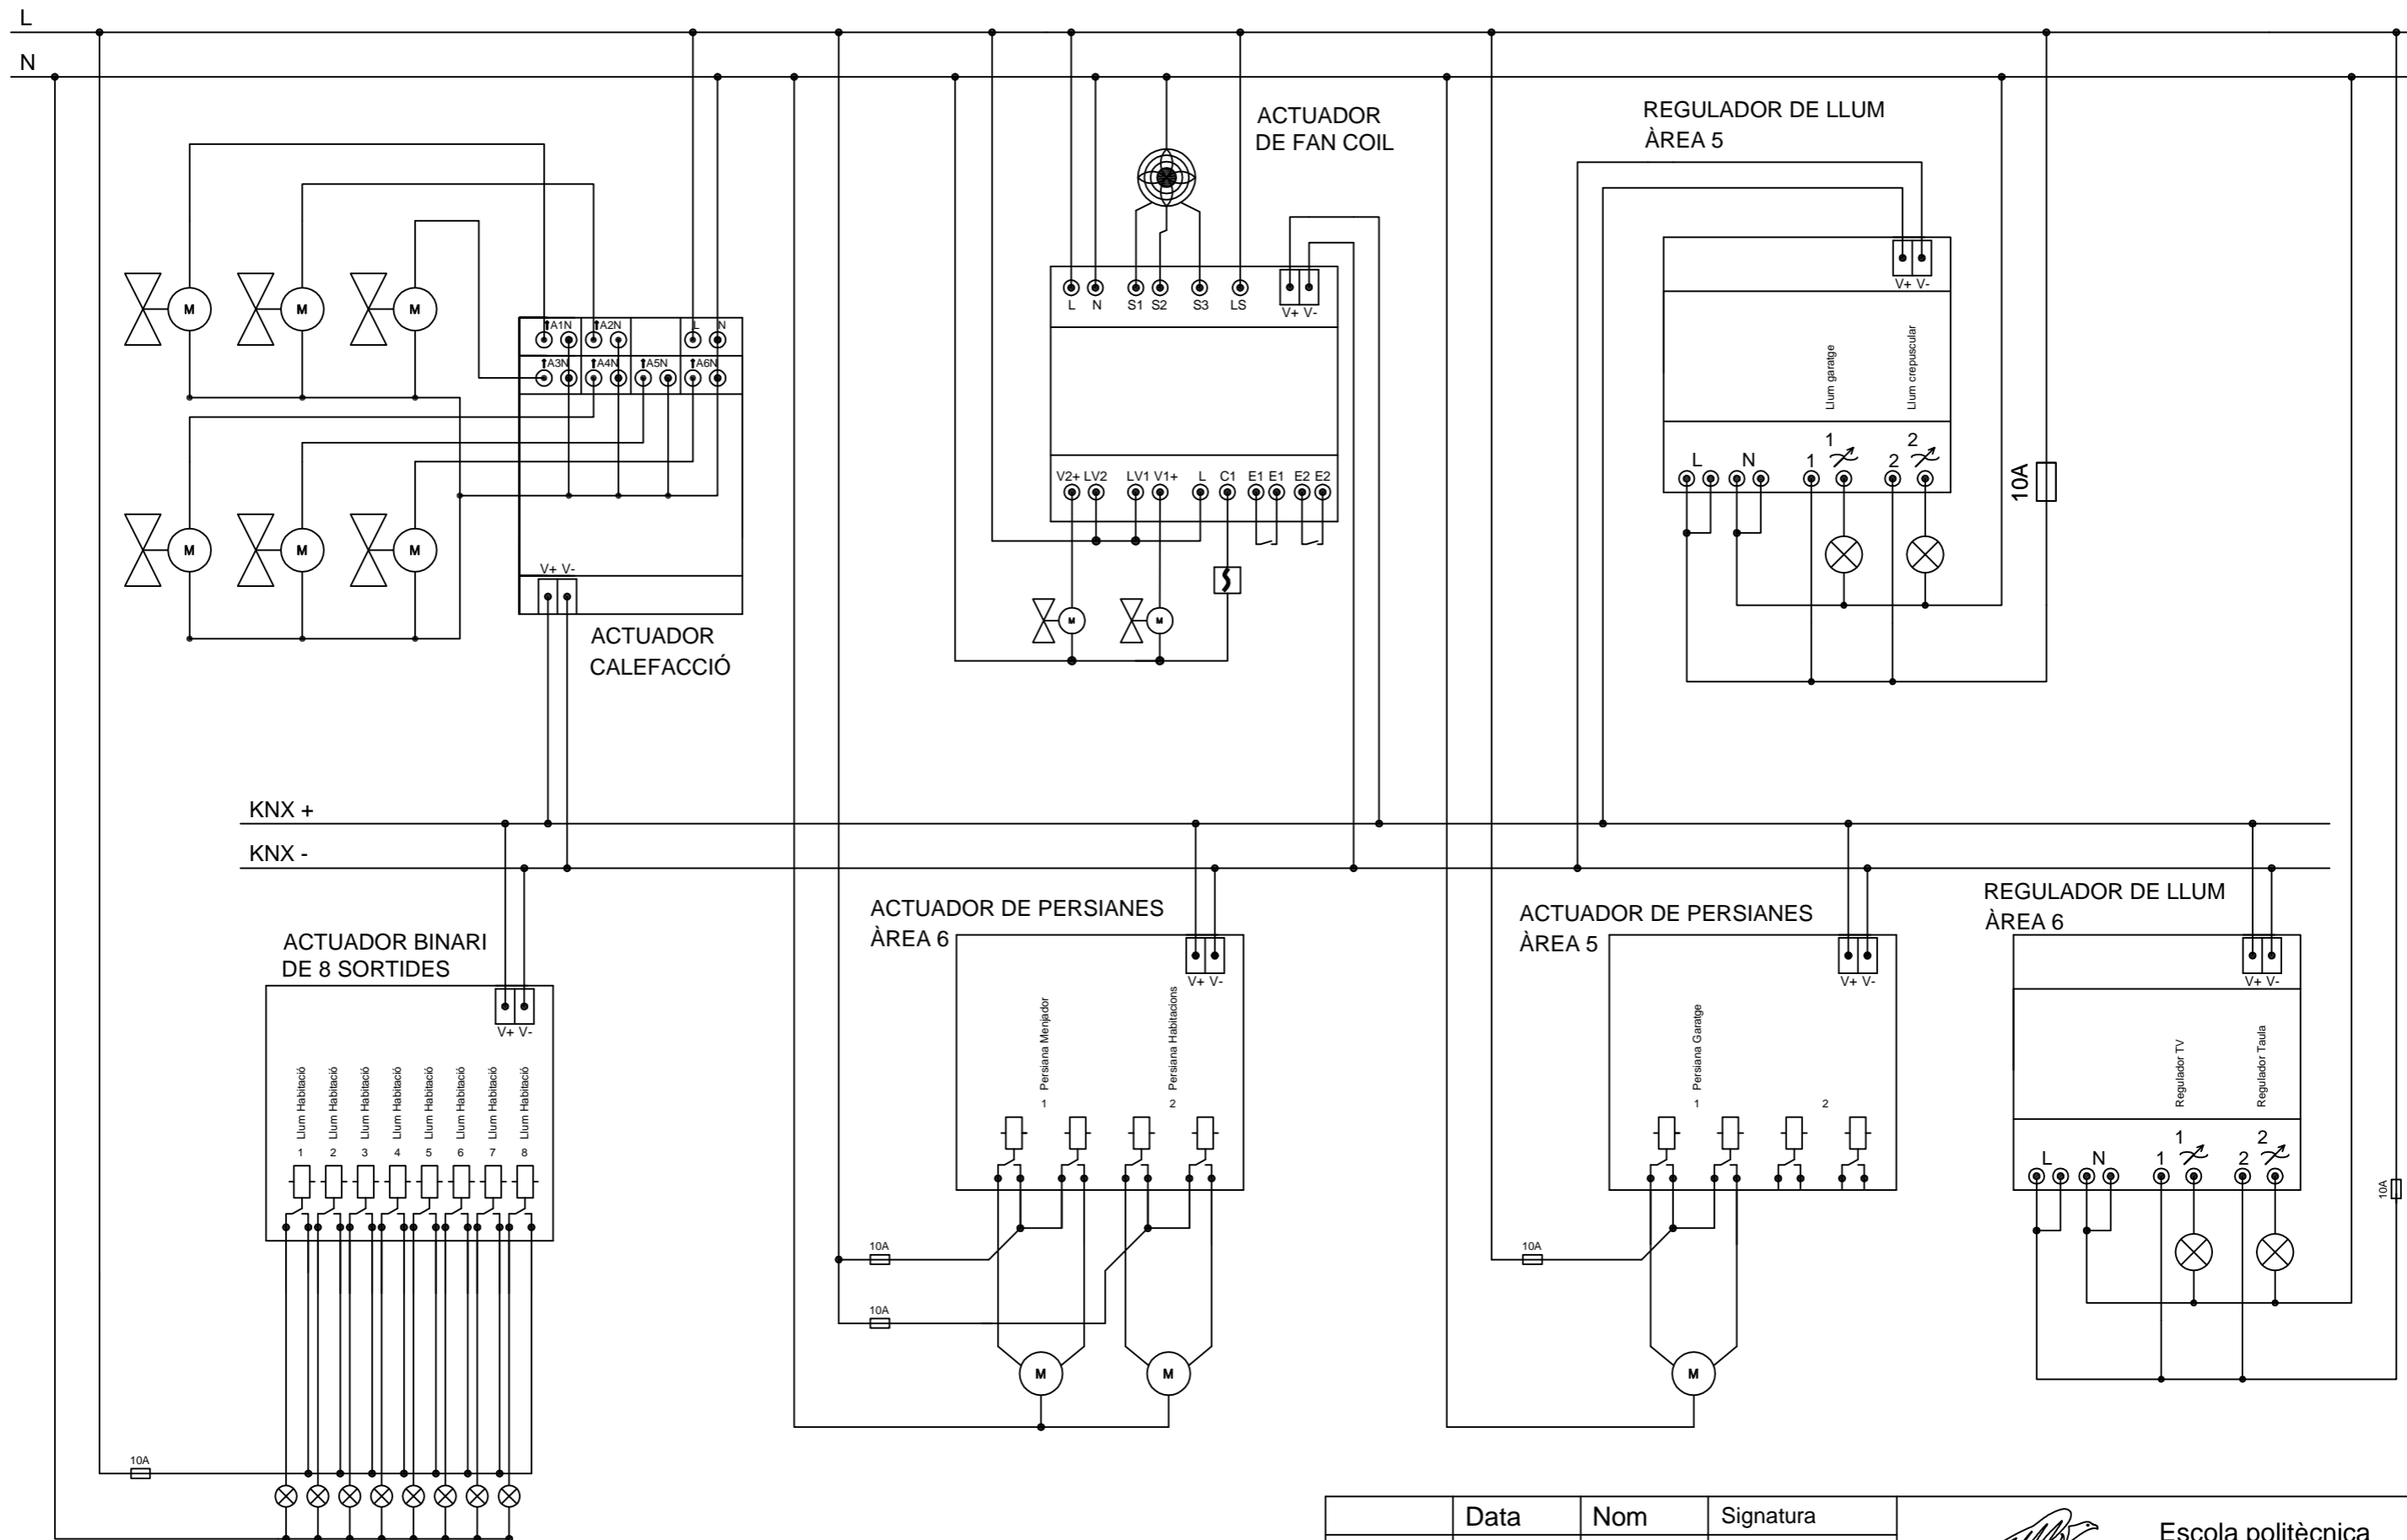

	Data	Nom	Signatura
Dibuixat	20/07/2014	S.Guzmán	
Compro.	20/08/2014	S.Guzmán	



Escola politècnica Superior


Escala S/E


CONNEXIONAT D'ACTUADORS


Nº plànol 8


Substitueix a:

Especialitat GEEIA

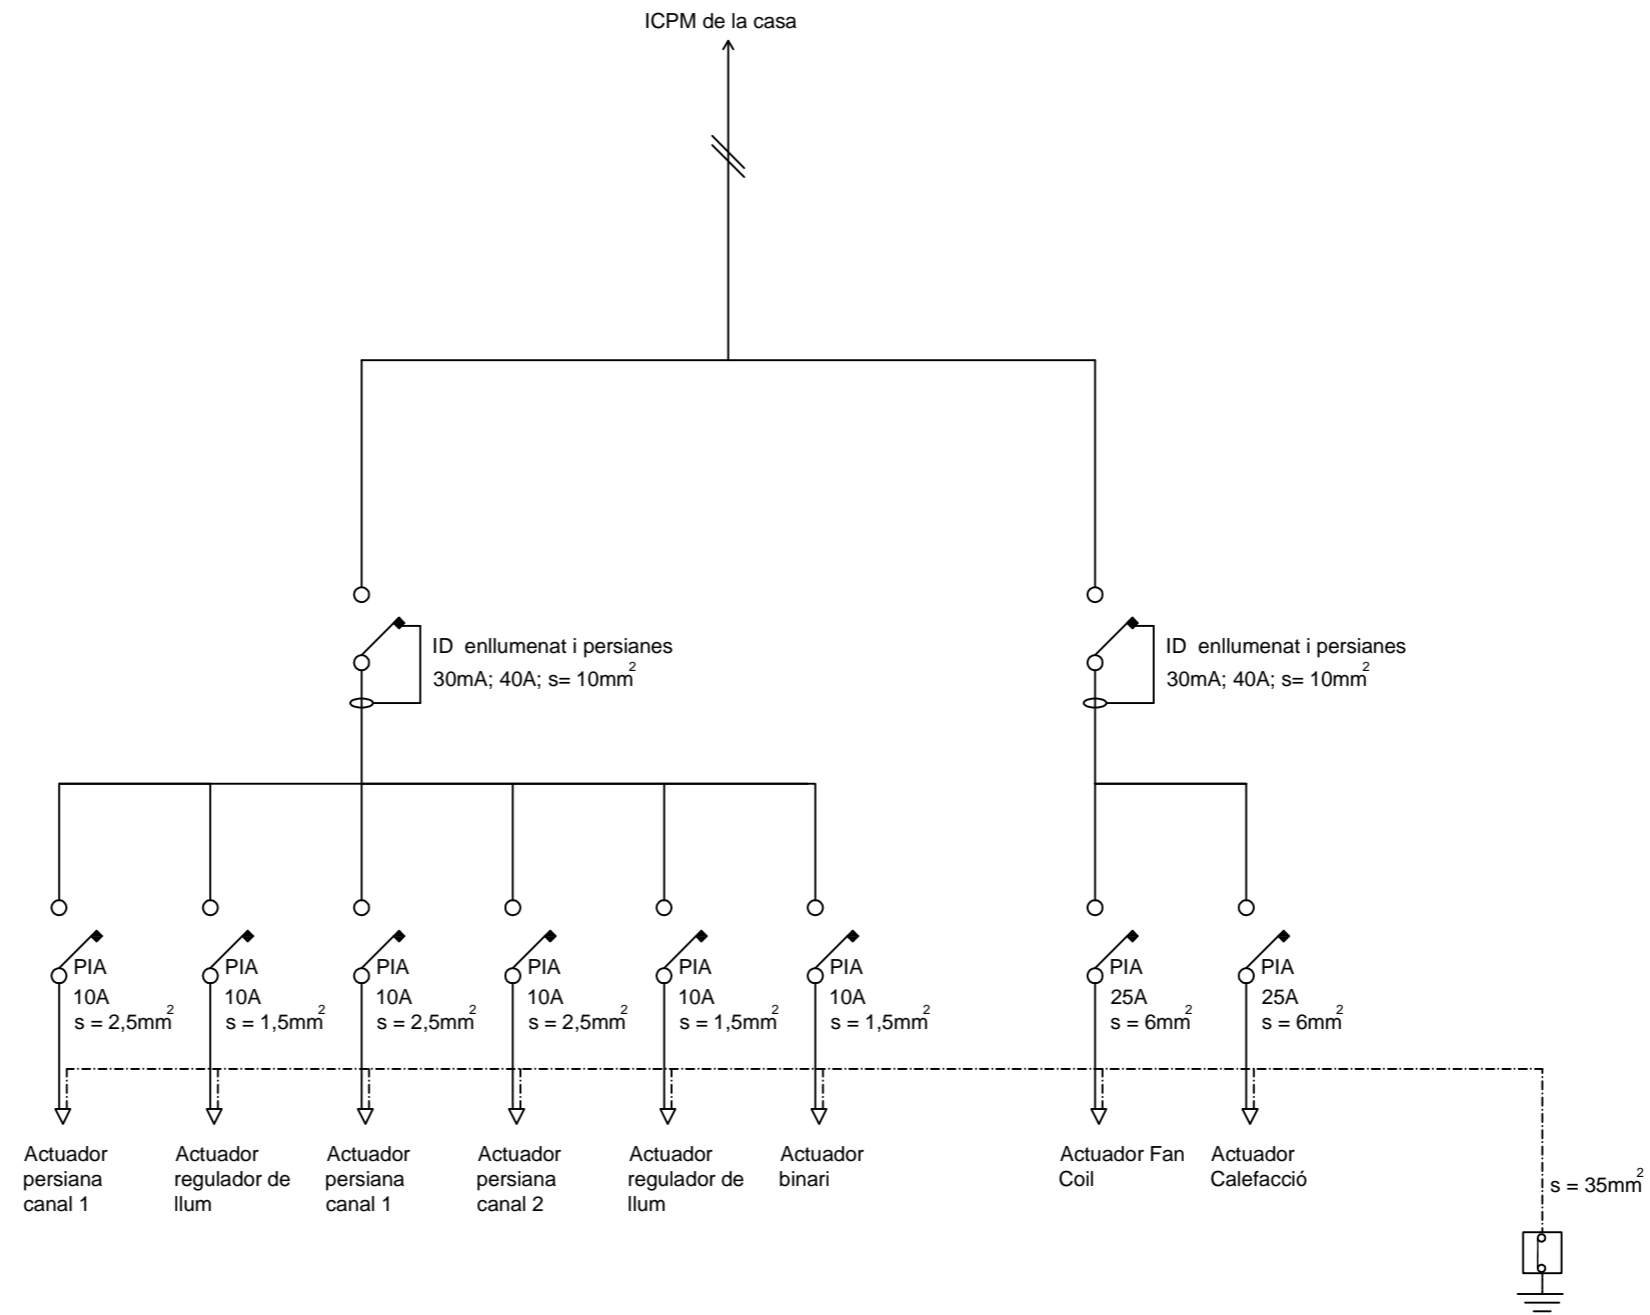

	Data	Nom	Signatura	 Escola politècnica Superior
Dibuixat	11/07/2014	S.Guzmán		
Compro.	11/08/2014	S.Guzmán		
Escala S/E	ESQUEMA UNIFILAR			Nº plànol 9 Substitueix a: Especialitat GEEIA

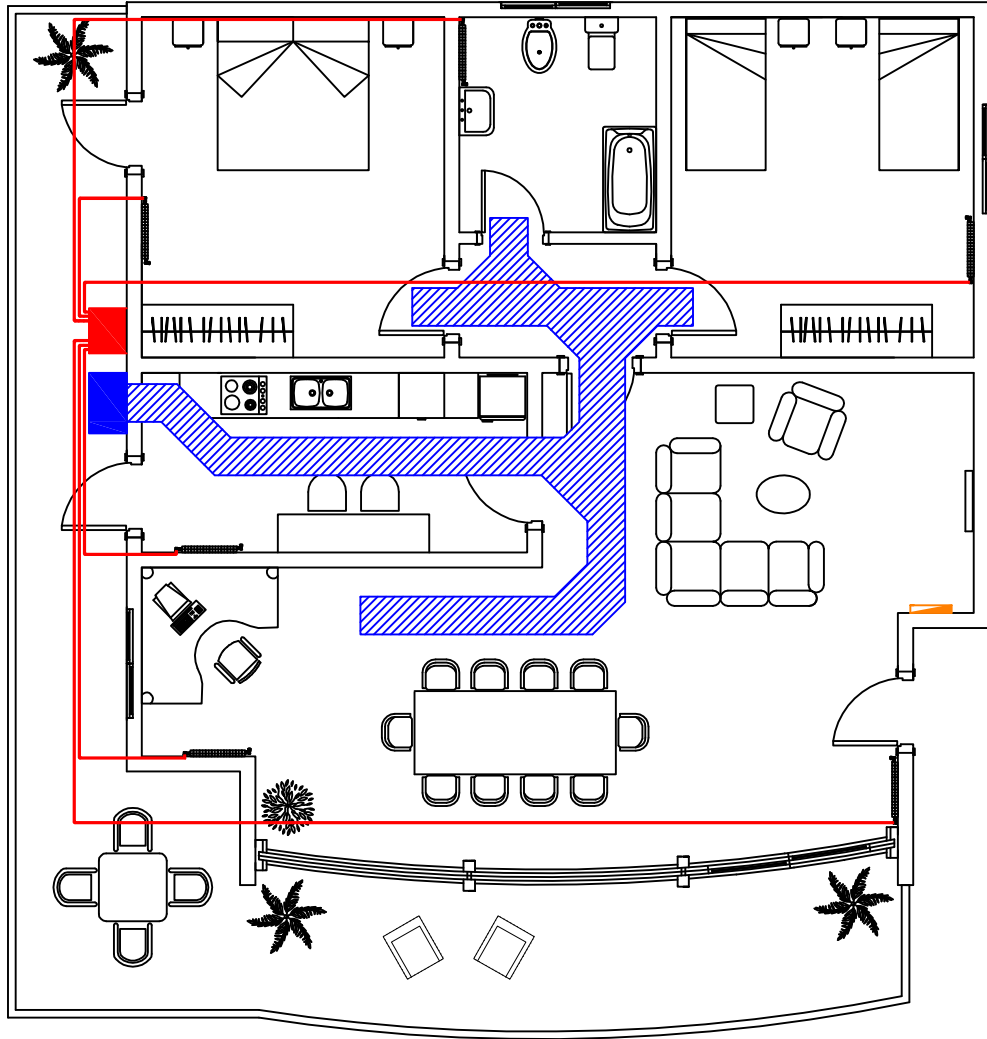

	Data	Nom	Signatura	 UdG	Escola politècnica Superior		
Dibuixat	14/07/2014	S.Guzmán					
Compro.	14/08/2014	S.Guzmán					
Escala 1/100	CASA - CLIMATITZACIÓ				Nº plànol	A	
					Substitueix a:		
					Especialitat	GEEIA	